

"GEO-PLAN" Firma Handlowo Usługowa  
Zygmunt Piękarz  
23-200 Krasińsk ul. Łobeska 115  
Tel/Fax: 08-81825 31 53  
NIP: 715-100-34-25

### MAPA DO CELÓW PROJEKTOWYCH

Skala 1: 500

Gmina: Kazanów  
Obręb: Ostrownica Wieś  
Powiat: zwoleński  
Województwo - mazowieckie

Niniejszą mapę wykonano na podstawie cyfrowego powiększenia mapy w skali 1:1000. Sekcja mapy 134.421.251  
Mapa aktualna na dzień 03.07.2007r.  
Odniesienie: Krasnowód 60  
Układ współrzędnych - 1965  
Obszar aktualizacji oznaczono kolorem zielonym.


Wykonali:

Zygmunt Piękarz  
Ciepłota Usługowa  
ul. Łobeska 115  
134-200 Krasińsk  
tel. 08 81 825 31 53

STAROSTWO POWIATOWE W ZWOLENIU  
Powiatowy Urząd Rejonowy  
Geodezji i Kartografii  
Wzrostanie i aktualizacja...  
Załącznik nr 1

## PROJEKT ZAGOSPODAROWANIA TERENU Stacja wodociągowa na dz. 274/2 i 275/2 w Ostrownicy<sup>5</sup>

Skala 1: 500

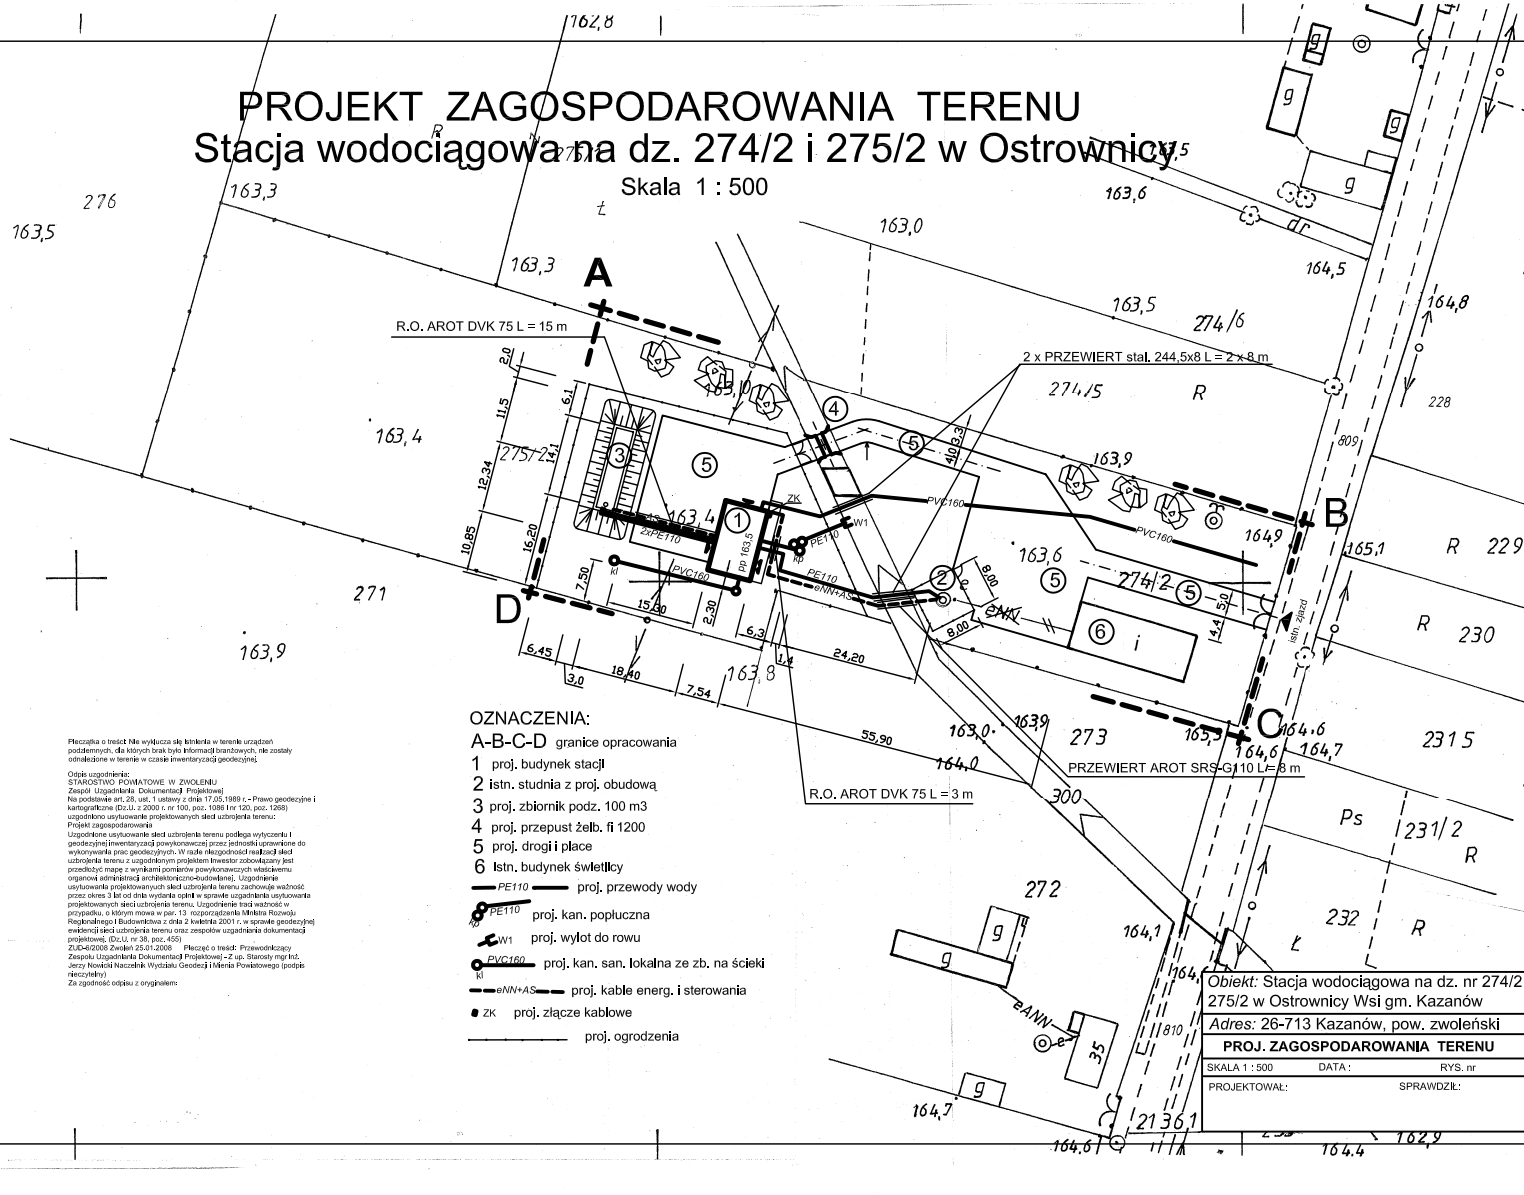

#### OZNACZENIA:

A-B-C-D granice opracowania

1 proj. budynek stacji

2 istn. studnia z proj. obudową

3 proj. zbiornik podz. 100 m<sup>3</sup>

4 proj. przepust żelb. fi 1200

5 proj. drogi i place

6 Istn. budynek świetlicy

PE110 proj. przewody wody

PE110 proj. kan. poprzeczna

W1 proj. wylot do rowu

PVC160 proj. kan. san. lokalna ze zb. na ścieki

MN+AS proj. kable energ. i sterowania

ZK proj. złącze kablowe

proj. ogrodzenia

Objekt: Stacja wodociągowa na dz. nr 274/2  
275/2 w Ostrownicy Wsi gm. Kazanów  
Adres: 26-713 Kazanów, pow. zwoleński  
PROJ. ZAGOSPODAROWANIA TERENU  
SKALA 1: 500 DATA: RYS. nr  
PROJEKTOWAŁ: SPRAWDZIŁ:

"GEO-PLAN" Firma Handlowo Usługowa  
Zygmunt Piękarz  
23-200 Krasińsk ul. Łobeska 115  
Tel/Fax: 08-81825 31 53  
NIP: 715-100-34-25

### MAPA DO CELÓW PROJEKTOWYCH

Skala 1: 500

Gmina: Kazanów  
Obręb: Ostrownica Wieś  
Powiat: zwoleński  
Województwo - mazowieckie

Niniejszą mapę wykonano na podstawie cyfrowego powiększenia mapy w skali 1:1000. Sekcja mapy 134.421.251  
Mapa aktualna na dzień 03.07.2007r.  
Odniesienie: Krasnowód 60  
Układ współrzędnych - 1965  
Obszar aktualizacji oznaczono kolorem zielonym.


Wykonali:

Zygmunt Piękarz  
Ciepłota Usługowa  
ul. Łobeska 115  
134-200 Krasińsk  
tel. 08 81 825 31 53

STAROSTWO POWIATOWE W ZWOLENIU  
Powiatowy Urząd Rejonowy  
Geodezji i Kartografii  
Wzrostanie i aktualizacja...  
Załącznik nr 1

## PROJEKT ZAGOSPODAROWANIA TERENU Stacja wodociągowa na dz. 274/2 i 275/2 w Ostrownicy<sup>5</sup>

Skala 1: 500

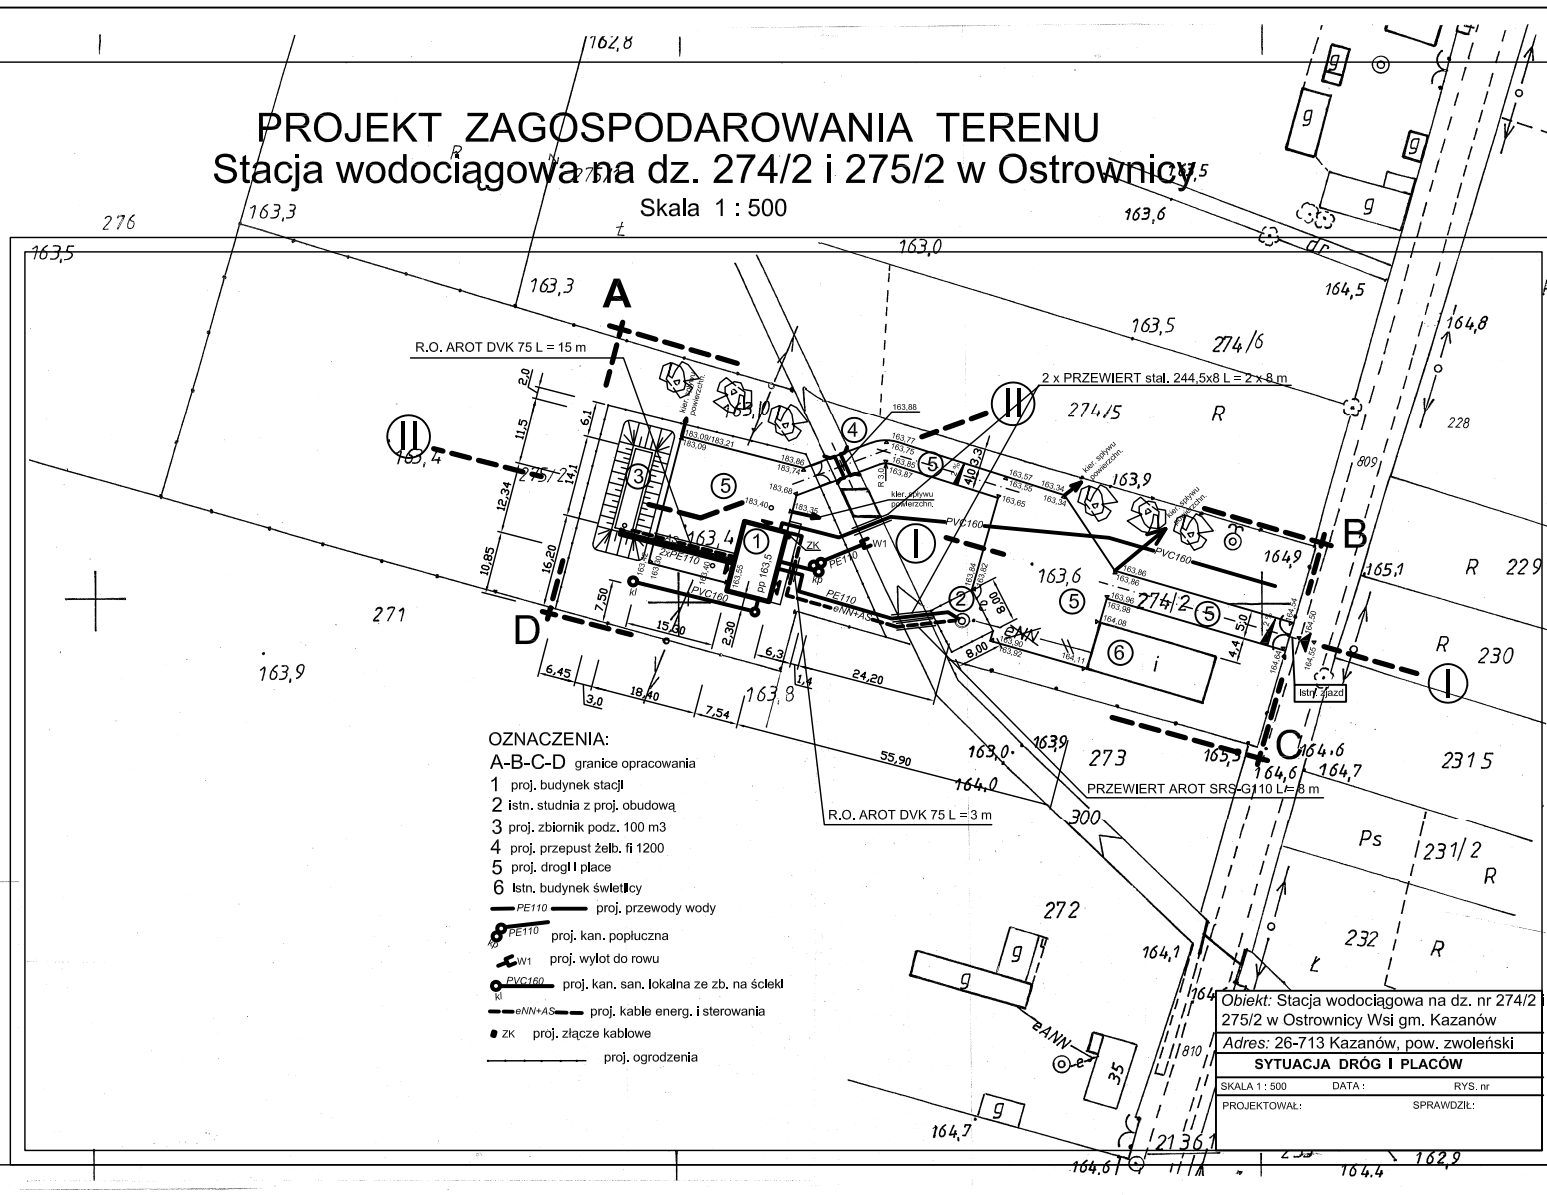

#### OZNACZENIA:

A-B-C-D granice opracowania

1 proj. budynek stacji

2 istn. studnia z proj. obudową

3 proj. zbiornik podz. 100 m<sup>3</sup>

4 proj. przepust żelb. fi 1200

5 proj. drogi i place

6 Istn. budynek świetlicy

PE110 proj. przewody wody

PE110 proj. kan. poprzeczna

W1 proj. wylot do rowu

PVC160 proj. kan. san. lokalna ze zb. na ścieki

MN+AS proj. kable energ. i sterowania

ZK proj. złącze kablowe

proj. ogrodzenia

Objekt: Stacja wodociągowa na dz. nr 274/2  
275/2 w Ostrownicy Wsi gm. Kazanów  
Adres: 26-713 Kazanów, pow. zwoleński  
SYTUACJA DRÓG I PLACÓW  
SKALA 1: 500 DATA: RYS. nr  
PROJEKTOWAŁ: SPRAWDZIŁ: