

MAPA DO CELÓW PROJEKTOWYCH (rys.1z9)
 (bez ustalenia granic)
 Aktualna w granicach lokalizacji - kwiecień 2012
 134.414.052, 134.423.011 - skala 1:1000
 Wólka Gonciarska - woj. mazowieckie, pow. zwoleński
 jedn. ewid. 143601_2 Kazanów
 obręb 0021 Wólka Gonciarska; ark.2; dz. nr 347
 ukł. wsp. „1965” strefa I, ukł. odn. „Kronstadt 60”
 nr. kancelaryjny zgłoszenia pracy geodezyjnej: 354/2012
 mapa bez ustalenia obciążeń służebnościami gruntowymi

GEORAD
 Waldemar Byzdra
 UPIB. 14420/S 7237/68
 GEODETA UPRAWNIONY


Radom dn.20.04.2012 r.

STAROSTWO POWIATOWE W ZWOLENIU
 Powiatowy Ośrodek Dokumentacji
 Geodezyjnej i Kartograficznej
 W rubryczce oznaczonymi liniami pomiarowymi
 dokonano aktualizacji treści mapy zasadniczej
 Dokumenty z nominału w uzupelnieniu przyjęto do
 zasobu powiatowego w dniu 2012.04.20
 Niniejsza mapa może służyć do celów projektowych
 Projektowane obiekty budowlane wymagające
 pozwolenia na budowę podlegają wytyczeniu
 i inwestycji powykonawczej przez jednostki
 uprawnione do wykonywania prac geodezyjnych
 Zwoleń, dnia 02.05.2012 Z up. STAROSTY
 Grażyna Ośka
 w Wydziale Geodezji i Mienia
 Powiatowego

- Odpis -

MAPA DO CELÓW PROJEKTOWYCH (rys.1z9)
 (bez ustalenia granic)
 Aktualna w granicach lokalizacji - kwiecień 2012
 134.414.052, 134.423.011 - skala 1:1000
 Wólka Gonciarska - woj. mazowieckie, pow. zwoleński
 jedn. ewid. 143601_2 Kazanów
 obręb 0021 Wólka Gonciarska; ark.2; dz. nr 347
 ukł. wsp. „1965” strefa I, ukł. odn. „Kronstadt 60”
 nr. kancelaryjny zgłoszenia pracy geodezyjnej: 354/2012
 mapa bez ustalenia obciążeń służebnościami gruntowymi

Radom dn.20.04.2012 r.

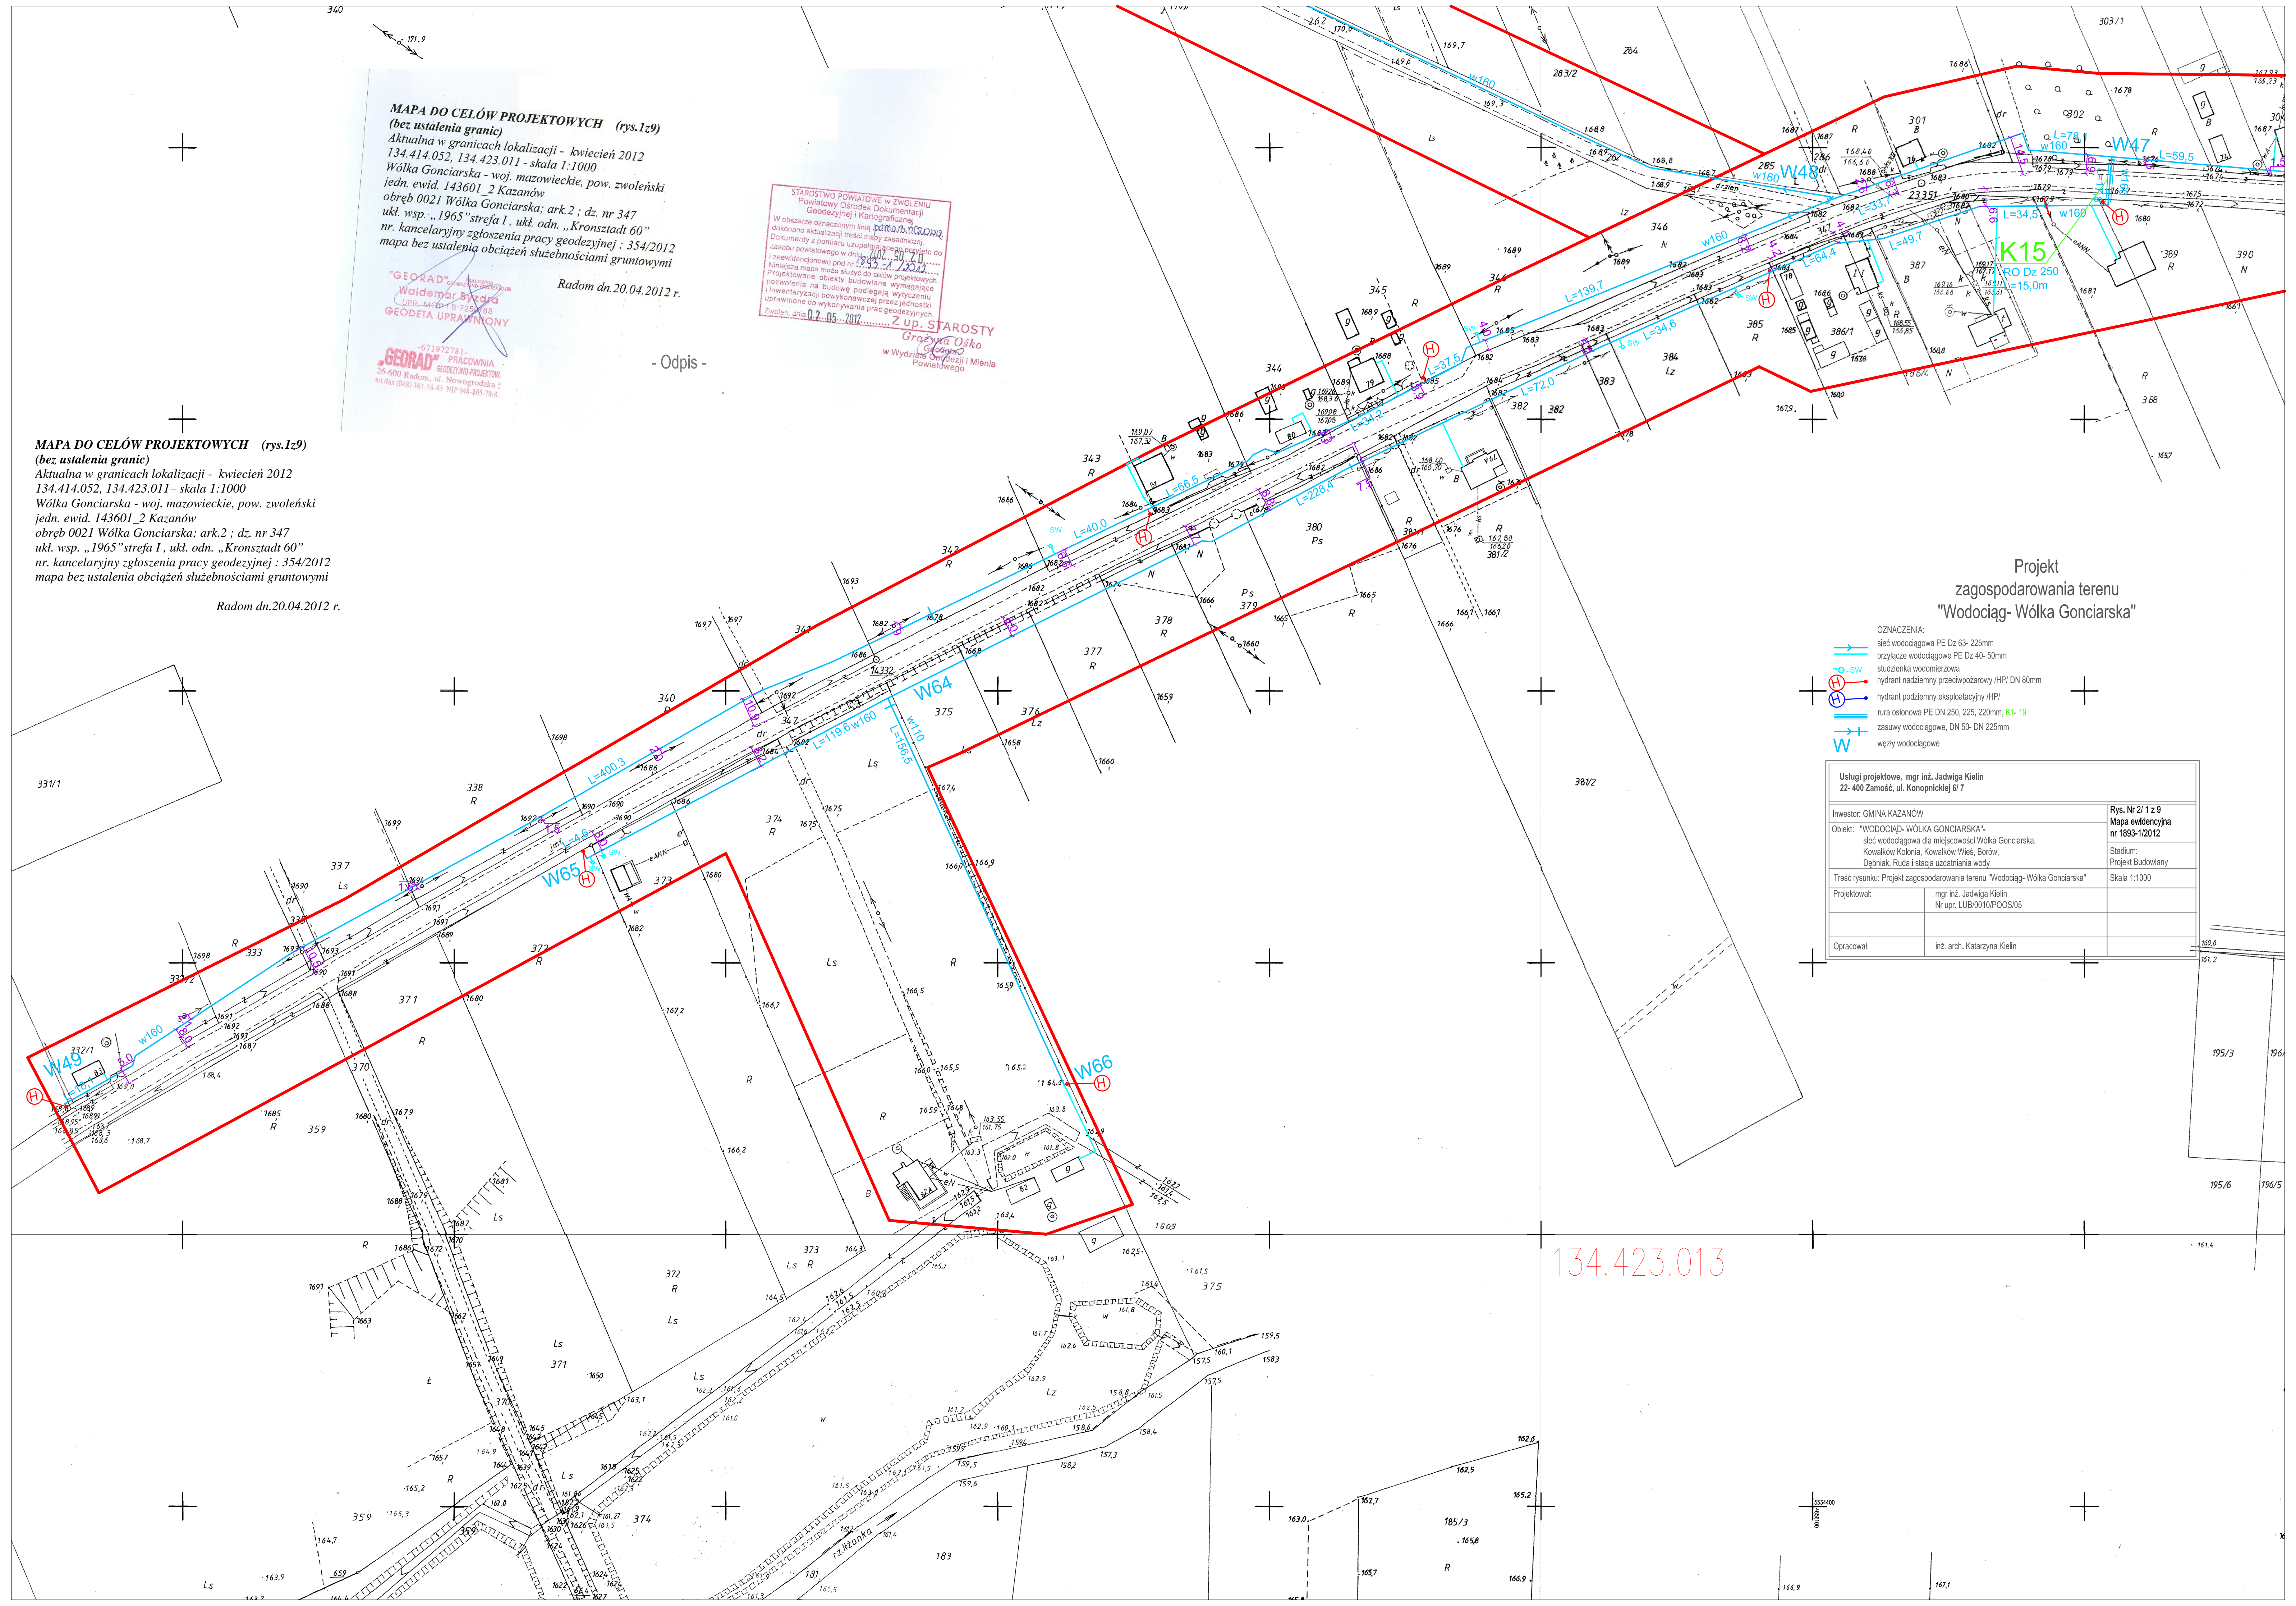

Projekt
 zagospodarowania terenu
 "Wodociąg-Wólka Gonciarska"

- OZNACZENIA:
- sieć wodociągowa PE Dz 63-225mm
 - przyłącze wodociągowe PE Dz 40-50mm
 - studzienka wodomierzowa
 - hydrant nadziemny przedpożarowy /HP/ DN 80mm
 - hydrant podziemny eksploatacyjny /HP/
 - rura osłonowa PE DN 250, 225, 220mm, K1-19
 - zasowy wodociągowe, DN 50- DN 225mm
 - węzły wodociągowe

Usługi projektowe, mgr inż. Jadwiga Kielin 22-400 Zamoszcz, ul. Konopnickiej 6 i 7		Rys. Nr 2/1 z 9 Mapa ewidencyjna nr 1893-1/2012
Inwestor: GMINA KAZANÓW		Stadium: Projekt Budowlany
Objekt: "WODOCIĄG-WÓLKA GONCIARSKA" sieć wodociągowa dla miejscowości Wólka Gonciarska, Kowalków Kolonia, Kowalków Wieś, Borów, Dębniak, Ruda i stacja uzdatniania wody		Skala 1:1000
Treść rysunku: Projekt zagospodarowania terenu "Wodociąg-Wólka Gonciarska"		
Projektował:	mgr inż. Jadwiga Kielin Nr upr. LUB/0010/POOS/05	
Opracował:	inż. arch. Katarzyna Kielin	

134.423.013